

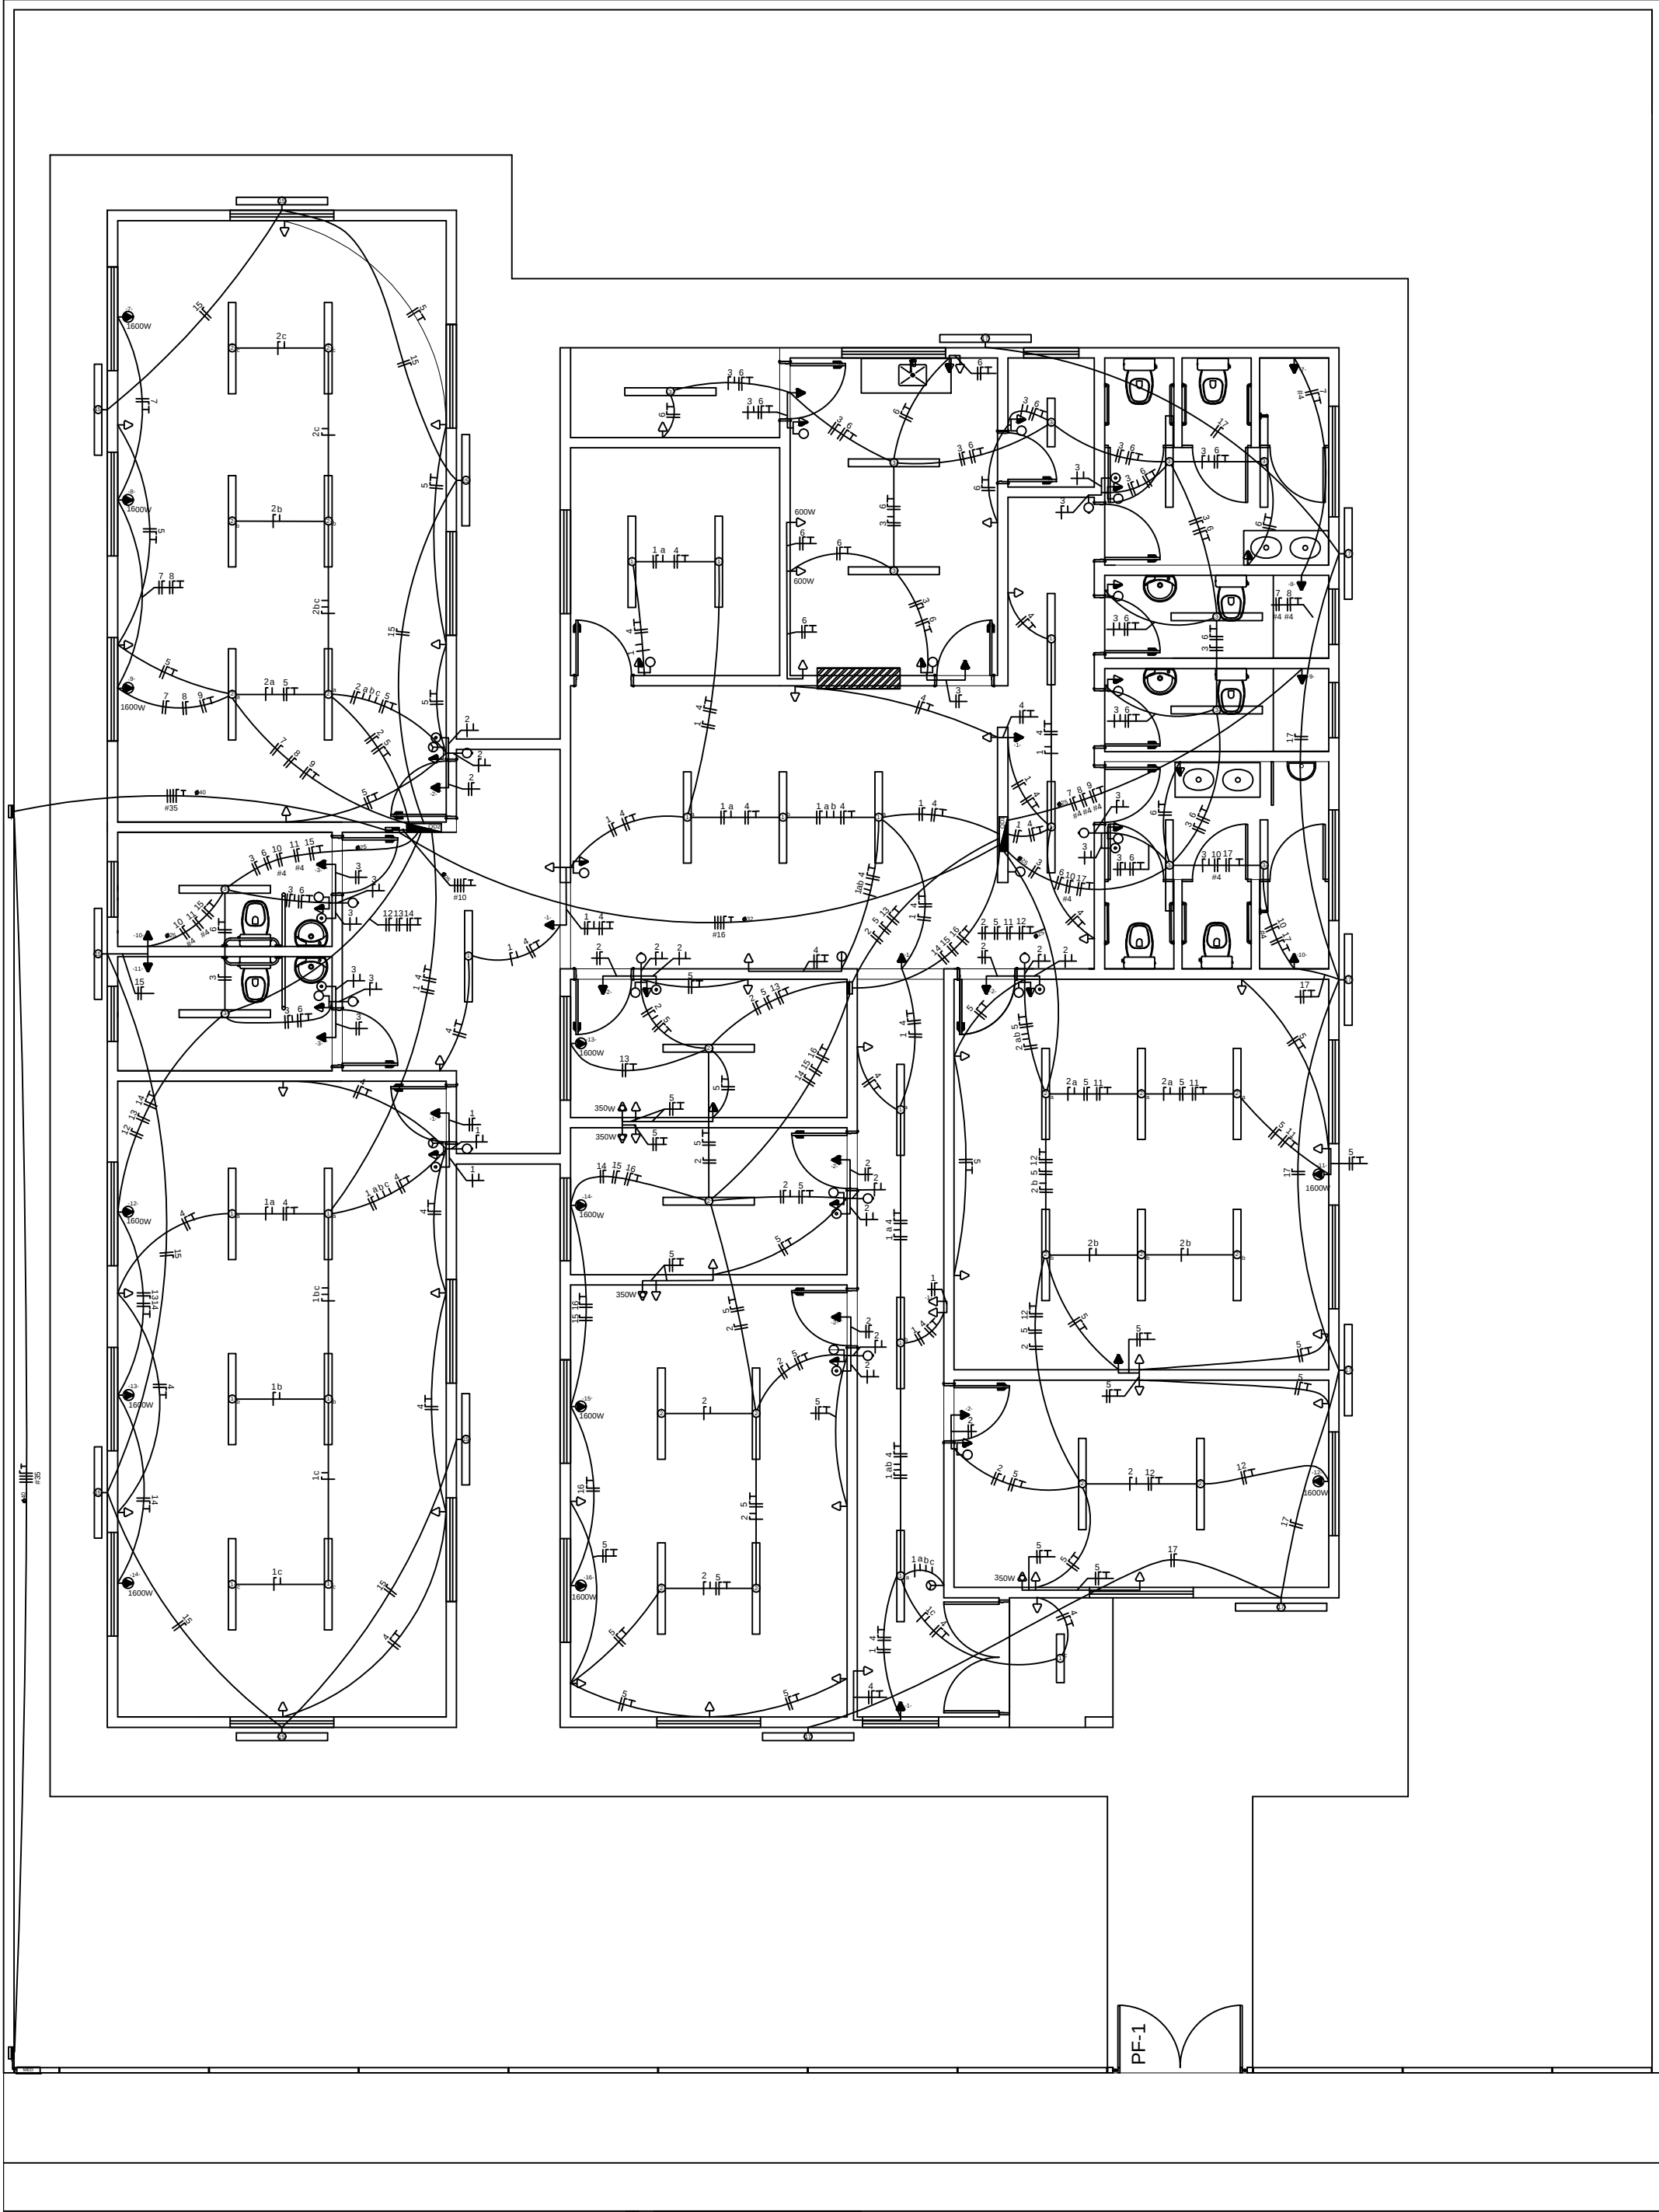


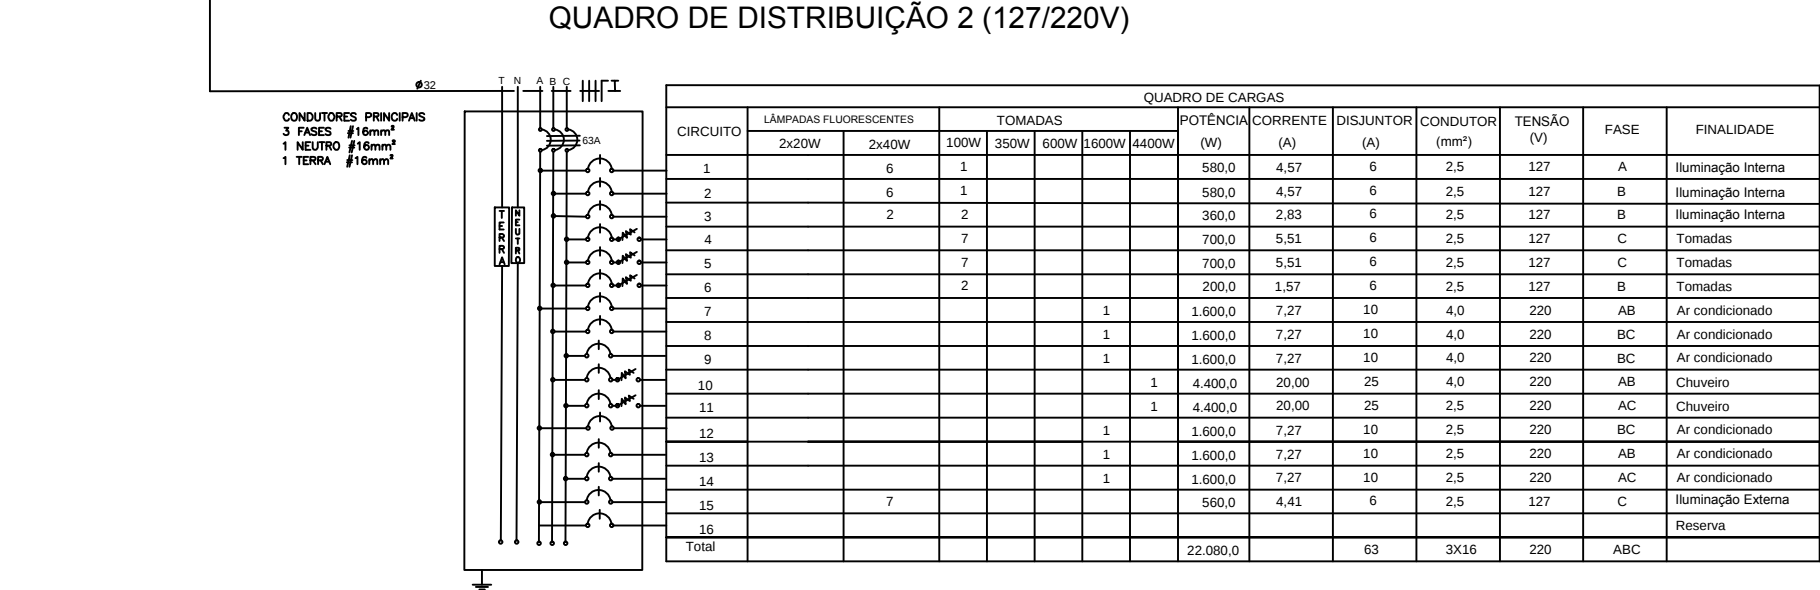

CENTRO DIA - 20 PESSOAS/TURNO
PROJETO ELÉTRICO 220/380V
ESCALA 1:85
ÁREA: 338,95m²

QUADRO DE DISTRIBUIÇÃO GERAL

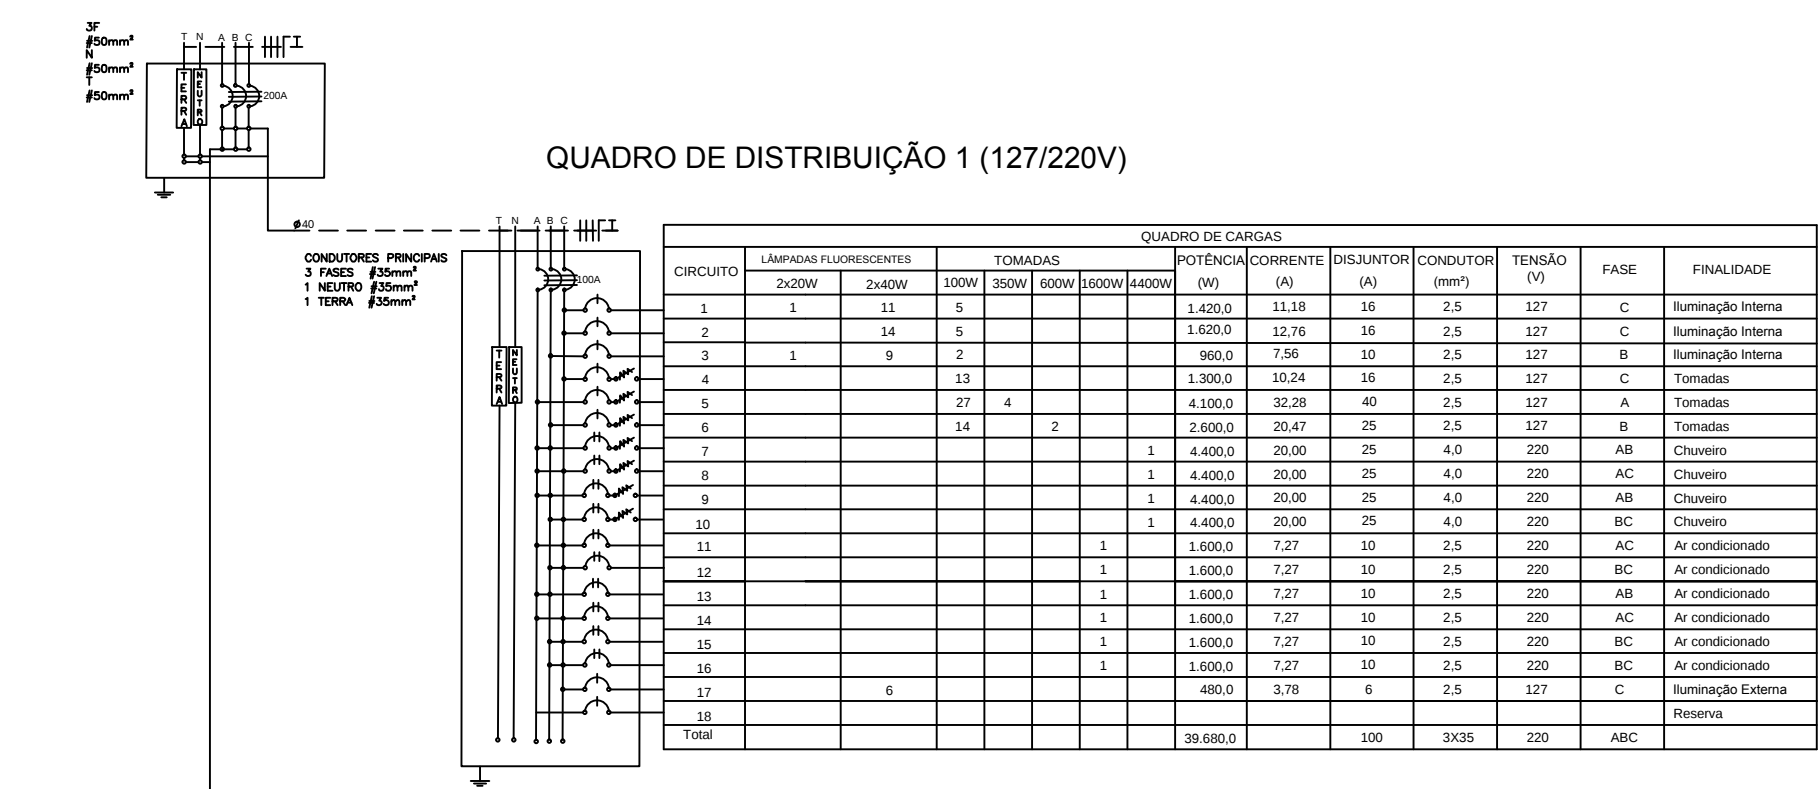

SIMBLOGIA	DESCRIÇÃO
	CAIXA DE DISTRIBUIÇÃO GERAL
	CAIXA DE PASSAGEM
	QUADRO DE MEDIÇÃO
	QUADRO DE DISTRIBUIÇÃO GERAL
	TOMADA BAIXA INST. A 0,30 m DO PISO ACABADO
	TOMADA MÉDIA INST. A 1,30 m DO PISO ACABADO
	TOMADA ALTA INST. 2,20 m DO PISO ACABADO
	TOMADA P/ ARCONDICIONADO
	TOMADA DE USO ESPECÍFICO
	INTERRUPTOR DE UMA SEÇÃO
	INTERRUPTOR DE DUAS SEÇÕES
	INTERRUPTOR DE TRÊS SEÇÕES
	INTERRUPTOR DE UMA SEÇÃO + TOMADA
	INTERRUPTOR DE DUAS SEÇÕES + TOMADA
	PONTO DE LUZ (LUM. FLUORESCENTE 2X40W)
	PONTO DE LUZ (LUM. FLUORESCENTE 2X20W)
	PONTO DE LUZ NA PAREDE (LUM. FLUORESCENTE 2X40W)
	DIÂMETRO NOMINAL DO ELETRODUTO EM MILÍMETROS
	SEÇÃO DO CONDUTOR EM mm²
	ELETRODUTO EMBUTIDO PISO
	ELETRODUTO EMBUTIDO NO TETO OU PAREDE
	DISJUNTOR TERMOMAGNÉTICO MONOPOLAR
	DISJUNTOR TERMOMAGNÉTICO BIPOLOAR
	DISJUNTOR TERMOMAGNÉTICO TRIPOLAR
	DISPOSITIVO DIFERENCIAL RESIDUAL DE ALTA SENSIBILIDADE (DR)
CORES DOS FIOS	NEUTRO - AZUL CLARO FASE - VERMELHO OU MARROM TERRA - VERDE OU VERDE COM AMARELO
OBSERVAÇÕES: 1. SEÇÃO DO CONDUTOR NÃO ESPECIFICADO, CONSIDERAR DE 2,5 mm² 2. ELETRODUTO NÃO ESPECIFICADO, USAR O DE 20mm OU 1/2" 3. TOMADA NÃO ESPECIFICADA, CONSIDERAR 100W	

NOTA:
OS PROJETOS DEVERÃO SER REVISADOS POR PROFISSIONAL HABILITADO E READEQUADO, QUANDO NECESSÁRIO, COM BASE NAS NORMAS DA CONCESSIONÁRIA DE ENERGIA DA REGIÃO.

APROVAÇÕES:

Tipo:

Proprietário:

End. da Obra:

PROPRIETÁRIO:

CPF : xxxxxxxx

AUTOR DO PROJETO:

Arquiteto / Engenheiro:
CAU/CREA:

RESPONSÁVEL TÉCNICO:

Arquiteto / Engenheiro:
CAU/CREA:

ÁREAS:

Terreno: _____

ÁREAS: _____

ÁREAS: _____

ÁREAS: _____

ÁREAS: _____

ÁREAS: _____

CONTEÚDO:

Planta de Situação:

Planta Baixa:

xxxx:

xxxx:

Desenho:

Escala: x/xxx

Data: xx/xx/xxxx

LOGOMARCA

Revisão:

PRANCHA:

1/x