


QUADRO DE DISTRIBUIÇÃO (127/220V)



DETALHE DO POSTE DE ENTRADA

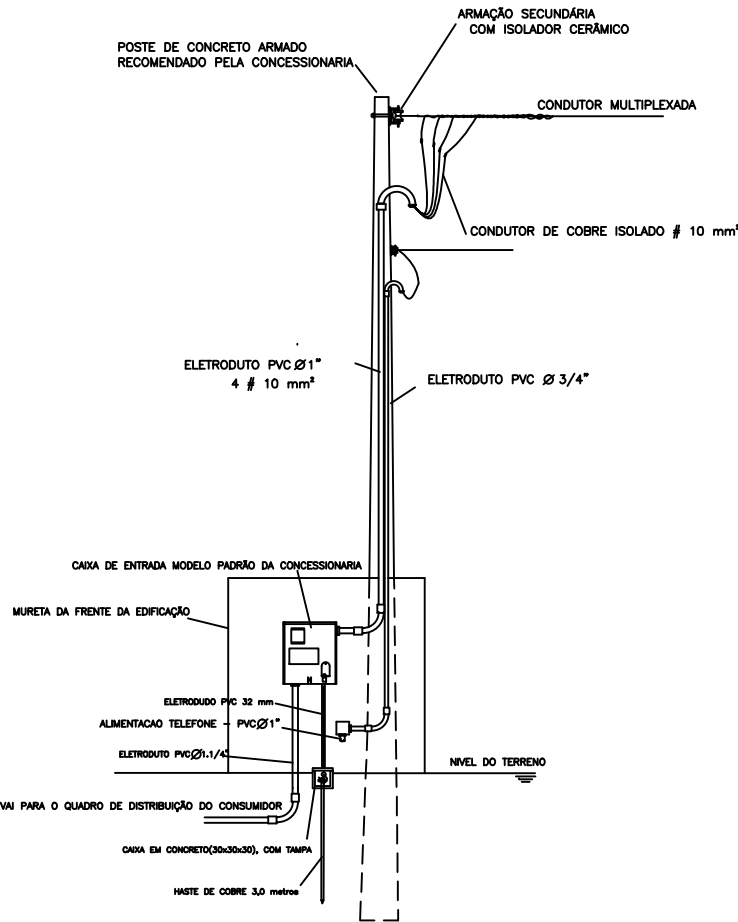


OBS: ESQUEMA GRÁFICO ORIENTATIVO
Para a sua execução deverá ser consultada na norma da concessionária

LEGENDAS

SIMBOLOGIA	DESCRIÇÃO
	CAIXA DE DISTRIBUIÇÃO GERAL
	CAIXA DE PASSAGEM
	QUADRO DE MEDIÇÃO
	QUADRO DE DISTRIBUIÇÃO GERAL
	TOMADA BAIXA INST. À 0,30 m DO PISO ACABADO
	TOMADA MÉDIA INST. À 1,30 m DO PISO ACABADO
	TOMADA ALTA INST. 2,20 m DO PISO ACABADO
	TOMADA PI ARCONDICIONADO
	TOMADA DE USO ESPECÍFICO
	INTERRUPTOR DE UMA SEÇÃO
	INTERRUPTOR DE DUAS SEÇÕES
	INTERRUPTOR DE TRÊS SEÇÕES
	INTERRUPTOR PARALELO (THREE WAY)
	INTERRUPTOR DE UMA SEÇÃO + TOMADA
	INTERRUPTOR DE DUAS SEÇÕES + TOMADA
	PONTO DE LUZ (LUM. FLUORESCENTE 2x40W)
	PONTO DE LUZ (LUM. FLUORESCENTE 2x20W)
	PONTO DE LUZ NA PAREDE (LUM. FLUORESCENTE 2x40W)
	DIÂMETRO NOMINAL DO ELETRODUTO EM MILÍMETROS
	SEÇÃO DO CONDUTOR EM mm ²
	ELETRODUTO EMBUTIDO PISO
	ELETRODUTO EMBUTIDO NO TETO OU PAREDE
	DISJUNTOR TERMOMAGNÉTICO MONOPOLAR
	DISJUNTOR TERMOMAGNÉTICO BIPOLOAR
	DISJUNTOR TERMOMAGNÉTICO TRIPOLAR
	DISPOSITIVO DIFERENCIAL RESIDUAL DE ALTA SENSIBILIDADE (DR)
CORES DOS FIOS	NEUTRO - AZUL CLARO FASE - VERMELHO OU MARROM TERRA - VERDE OU VERDE COM AMARELO
OBSERVAÇÕES: 1. NA INSTALAÇÃO DE CHUVEIROS ELÉTRICOS A LIGAÇÃO DOS FIOS DEVEM SER COM CONEXÃO DIRETA SEM O USO DE TOMADAS E PLUGUES. 2. OS PROJETOS DEVERÃO SER REVISADOS POR PROFISSIONAL HABILITADO E REAQUECIDO, QUANDO NECESSÁRIO, COM BASE NAS NORMAS DA CONCESSIONÁRIA DE ENERGIA DA REGIÃO.	

NOTAS:
1. NA INSTALAÇÃO DE CHUVEIROS ELÉTRICOS A LIGAÇÃO DOS FIOS DEVEM SER COM CONEXÃO DIRETA SEM O USO DE TOMADAS E PLUGUES.
2. OS PROJETOS DEVERÃO SER REVISADOS POR PROFISSIONAL HABILITADO E REAQUECIDO, QUANDO NECESSÁRIO, COM BASE NAS NORMAS DA CONCESSIONÁRIA DE ENERGIA DA REGIÃO.

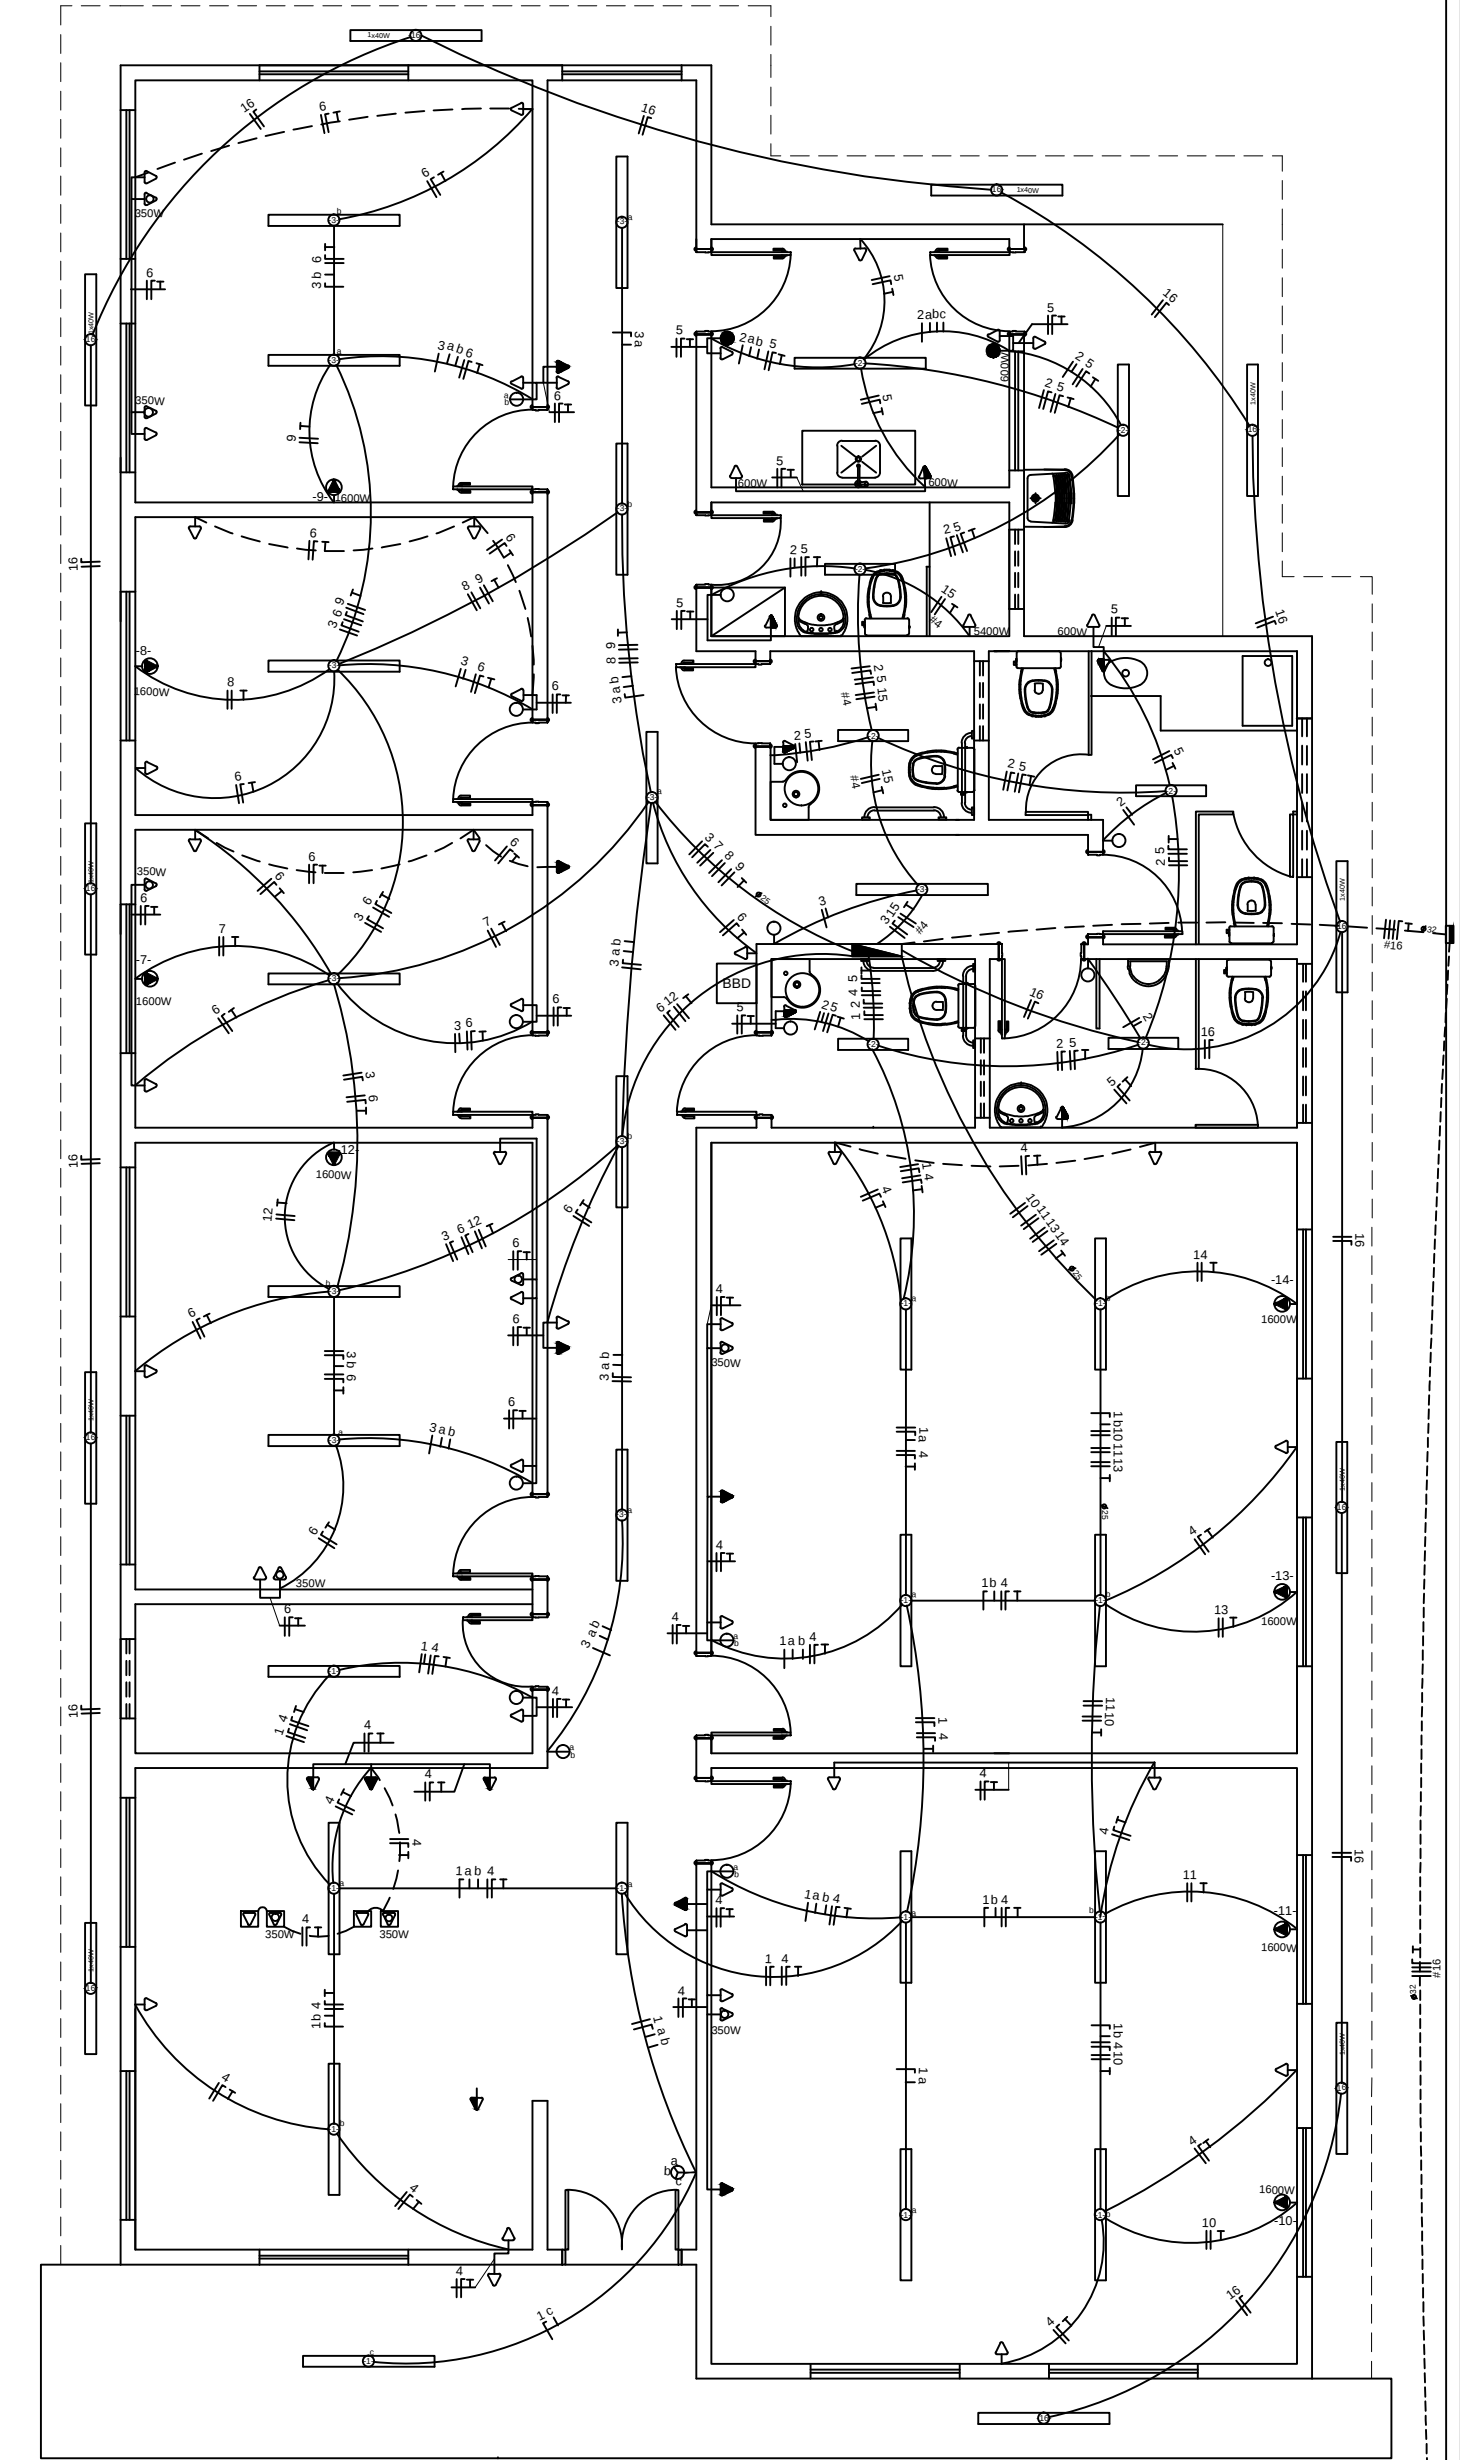

CRAS 750 - PLANTA ELETRICA 127/220V
ESCALA 1:100
ÁREA: 259,51m²

APROVAÇÕES:

Tipo:
Proprietário:
End. da Obra:

PROPRIETÁRIO:

XXXXXXXXX:
CPF :

AUTOR DO PROJETO:

Arquiteto / Engenheiro:
CAU/CREA:

RESPONSÁVEL TÉCNICO:

Arquiteto / Engenheiro:
CAU/CREA:

ÁREAS:
Terreno: _____
ÁREAS: _____
ÁREAS: _____
ÁREAS: _____
ÁREAS: _____
ÁREAS: _____

Desenho: _____

Escala: _____

Data: _____

LOGOMARCA

CONTEUDO:
Planta de Situação:
Planta Baixa:
XXXX:
XXXX:

Revisão:

____/____/____

PRANCHA: